


**LEGENDA IMPIANTO ANTINCENDIO**

|  |                             |
|--|-----------------------------|
|  | PULSANTE A ROTTURA          |
|  | ESTINTORE                   |
|  | CENTRALINA ALLARME INCENDIO |
|  | SIRENA INCENDIO             |
|  | NASPOISANTE                 |
|  | MAGNETOPORTE                |
|  | RELEVATORI FUMO             |
|  | RELEVATORI GAS              |
|  | RELEVATORI CALORE           |
|  | ATTACCO MOTORPOMPA          |
|  | PANNELLO OTTICOACUSTICO     |
|  | SPLINKER                    |

PORTE REI DA SOSTITUIRE

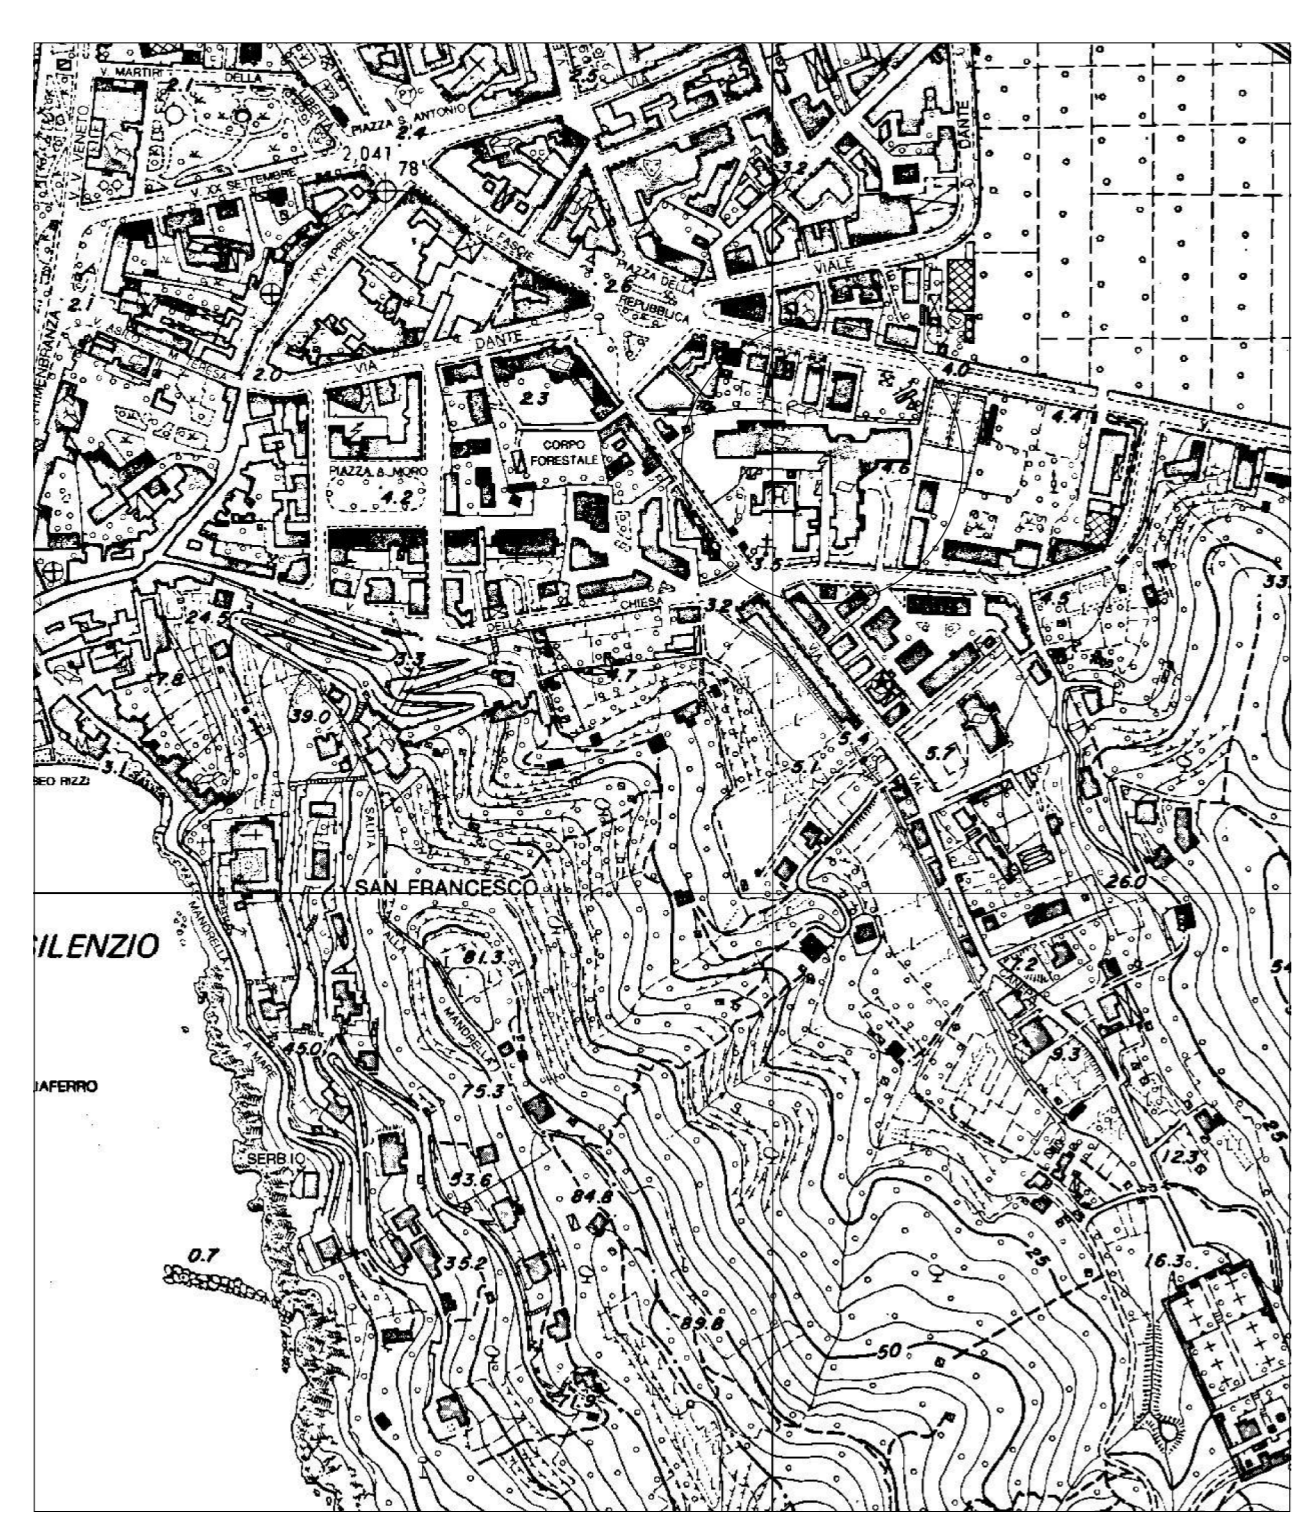

Stralcio C.T.R. 1:5000



Stralcio Planimetrica Catastale 1:2000

MODIFICHE

| REV. | DATA | CONTENUTO |
|------|------|-----------|
| A    |      |           |
| B    |      |           |
| C    |      |           |
| D    |      |           |
| E    |      |           |
| F    |      |           |

**CITTA' METROPOLITANA DI GENOVA**  
 DIREZIONE SVILUPPO ECONOMICO E SOCIALE  
 SERVIZIO EDILIZIA

EDIFICIO - ATTIVITA':  
 Via della Chiesa, 107 - Sestri Levante - Genova  
 Complesso Scolastico "Natta De Ambrosis"

COMMESSA: Sostituzione porte tagliafuoco e manutenzione straordinaria presidi antincendio

FASE: ESECUTIVO STATO:

OGGETTO DELLA TAVOLA:  
 Planimetrie di inquadramento generale e localizzazione interventi Piano terra

PROGETTISTI: Arch. G. Guasco

STAFF di PROGETTAZIONE  
 coord. staff: Sig. G. Civile

APPROVAZIONE DOCUMENTO  
 RESP. UFFICIO: Arch. S. Burovi  
 DIRIGENTE TECNICO: Ing. Davide Nati  
 R.U.P.: Ing. Davide Nati

CODICE EDIFICIO ATTIVITA': 074 A  
 CODICE COMMESSA: LAS.19.00003

N° TAVOLA: 001  
 SCALA: 1:200  
 REVISIONE: A | B | C | D | E | F  
 DATA: 12/2019  
 REF. FILE ANAGELI: